


OPIS PLANÓW MONTAŻU


	- miejsca doprowadzenia gniazd internetowych
	- miejsce planowanego poprowadzenia kabli
	- proponowane miejsca, z których należy doprowadzić zasilanie do projektorów i tablic
	- proponowane miejsca montażu projektorów i tablic multimedialnych
	- miejsca montażu szaf RACK (switch, patch panel)

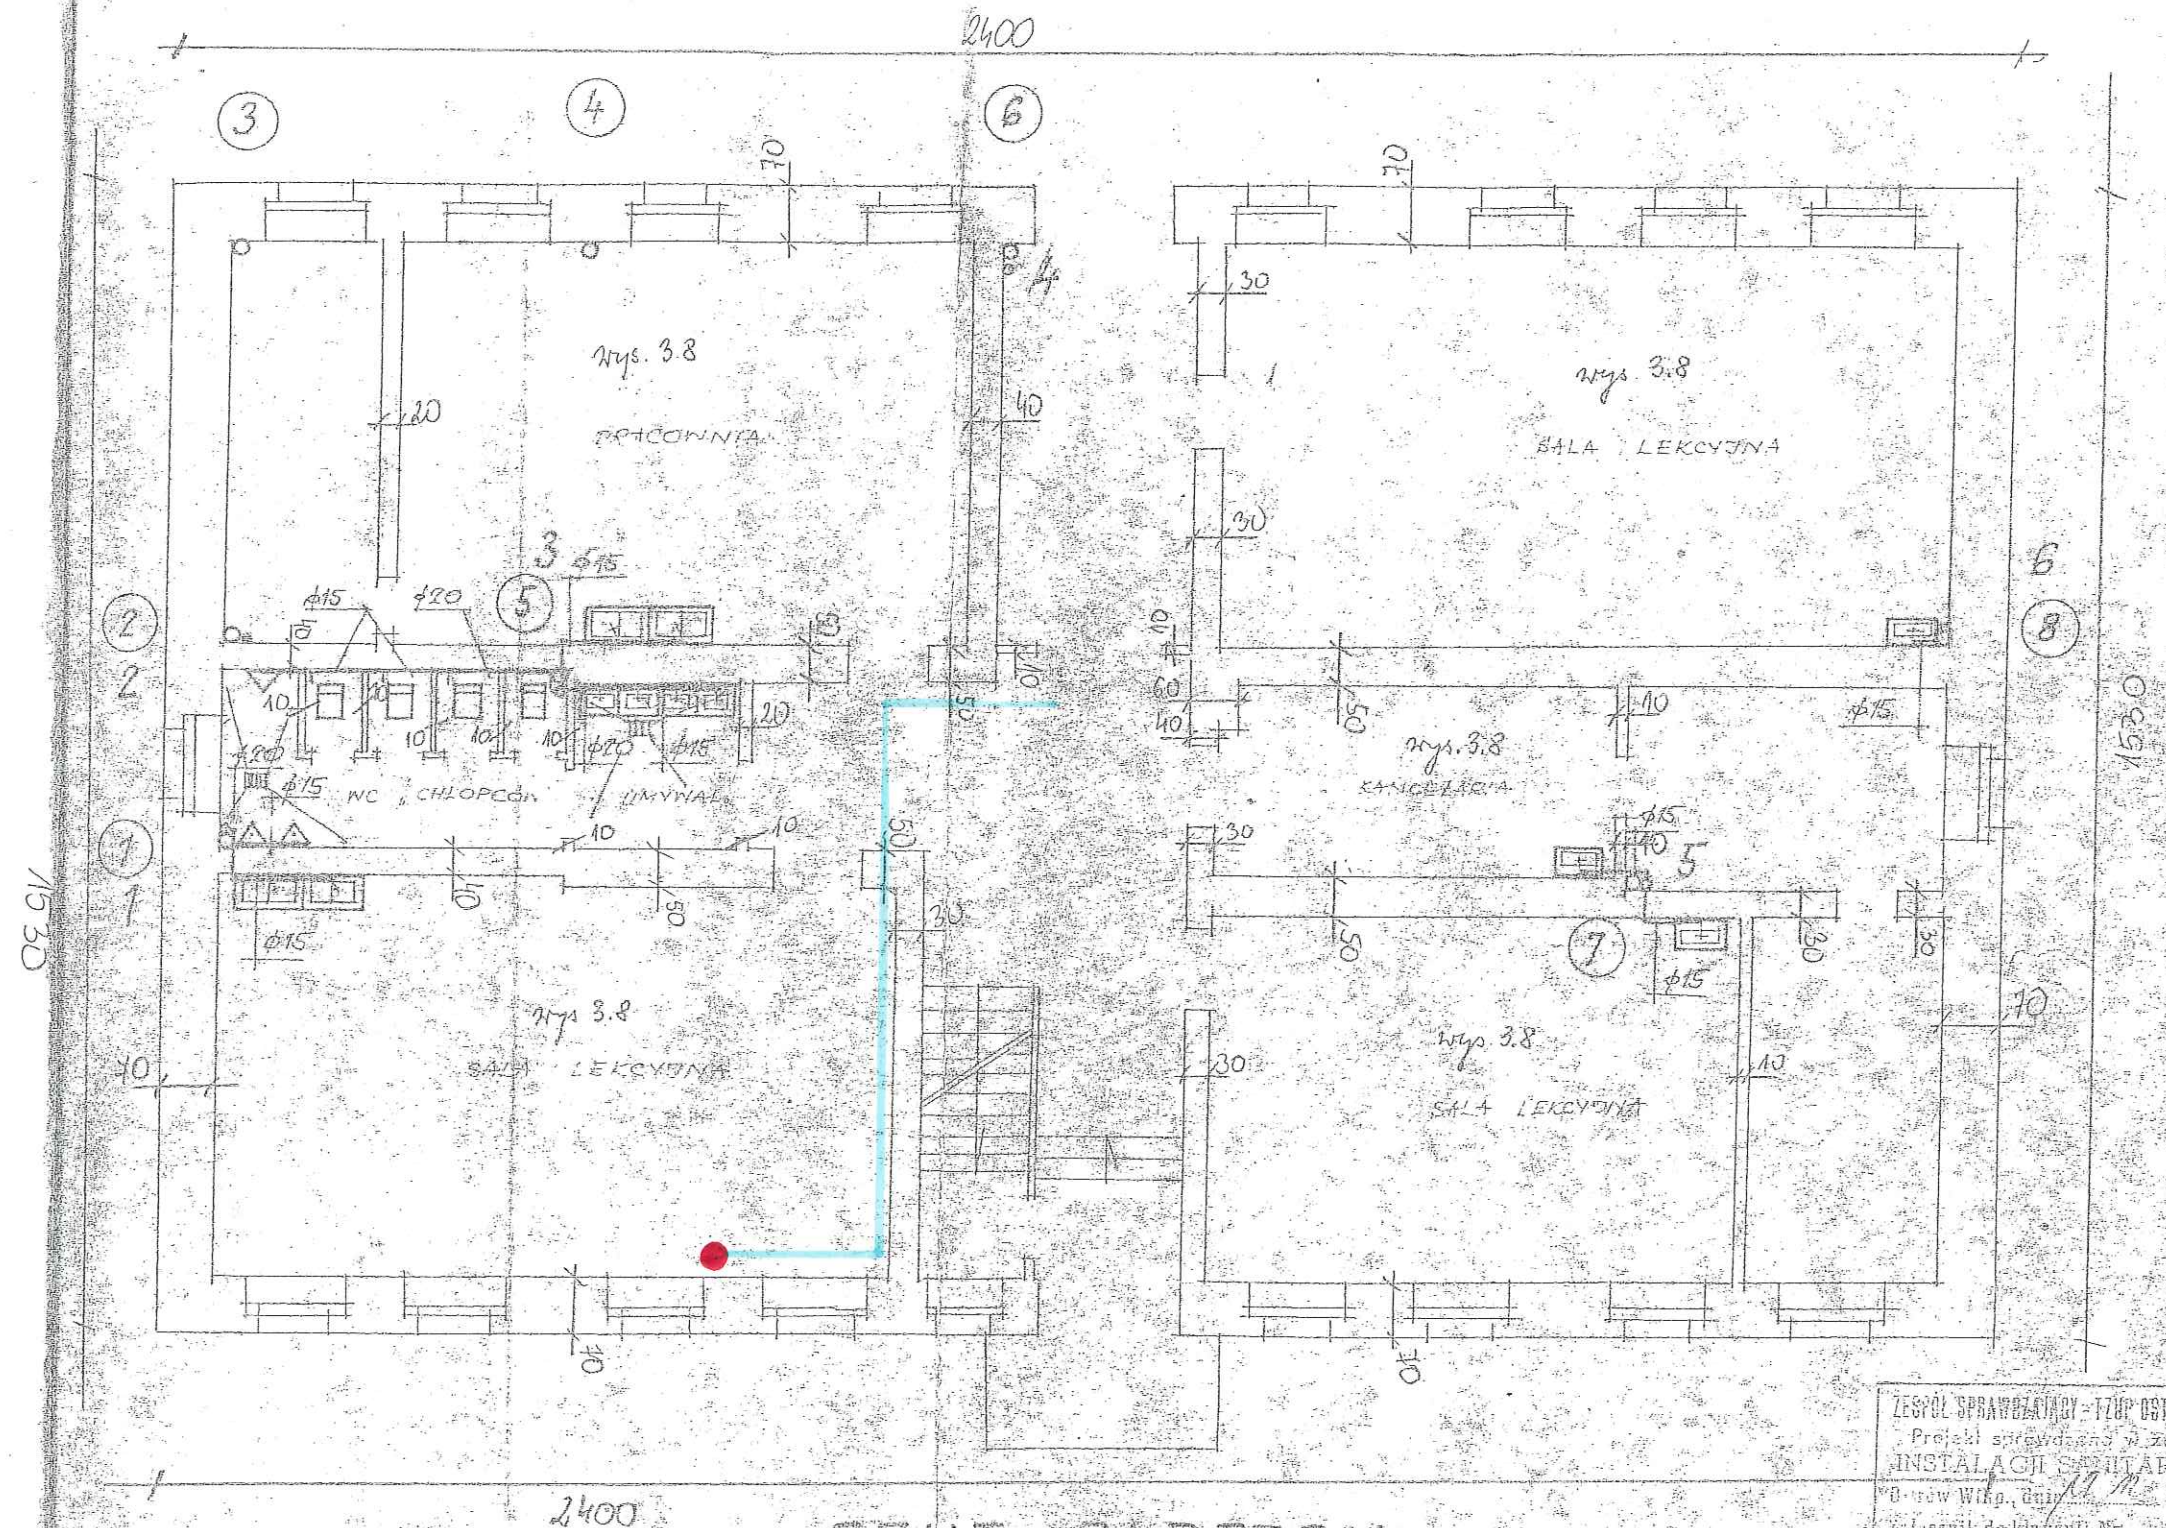

RZUT PARTERU
SKALA 1:100


ZESPÓŁ SPRAWOZDAWCY - ZŁUP OSTROW WILNY
Projekt sprawdzony w zakresie
INSTALACJI SANITARNYCH
Ostrow Wilny, dnia 17.11.19.86
Zatwierdził do projektu Nr.
mgr inż. Zdzisław Maciaszek

ANTONI MACIASZEK
Inżynier Urządzeń Sanitarnych
upr. projektant kier. bud. i robót
w specjal. instalacji sanitarnych
ul. Partyzancka 5/5
63-400 OSTROW W.LP.

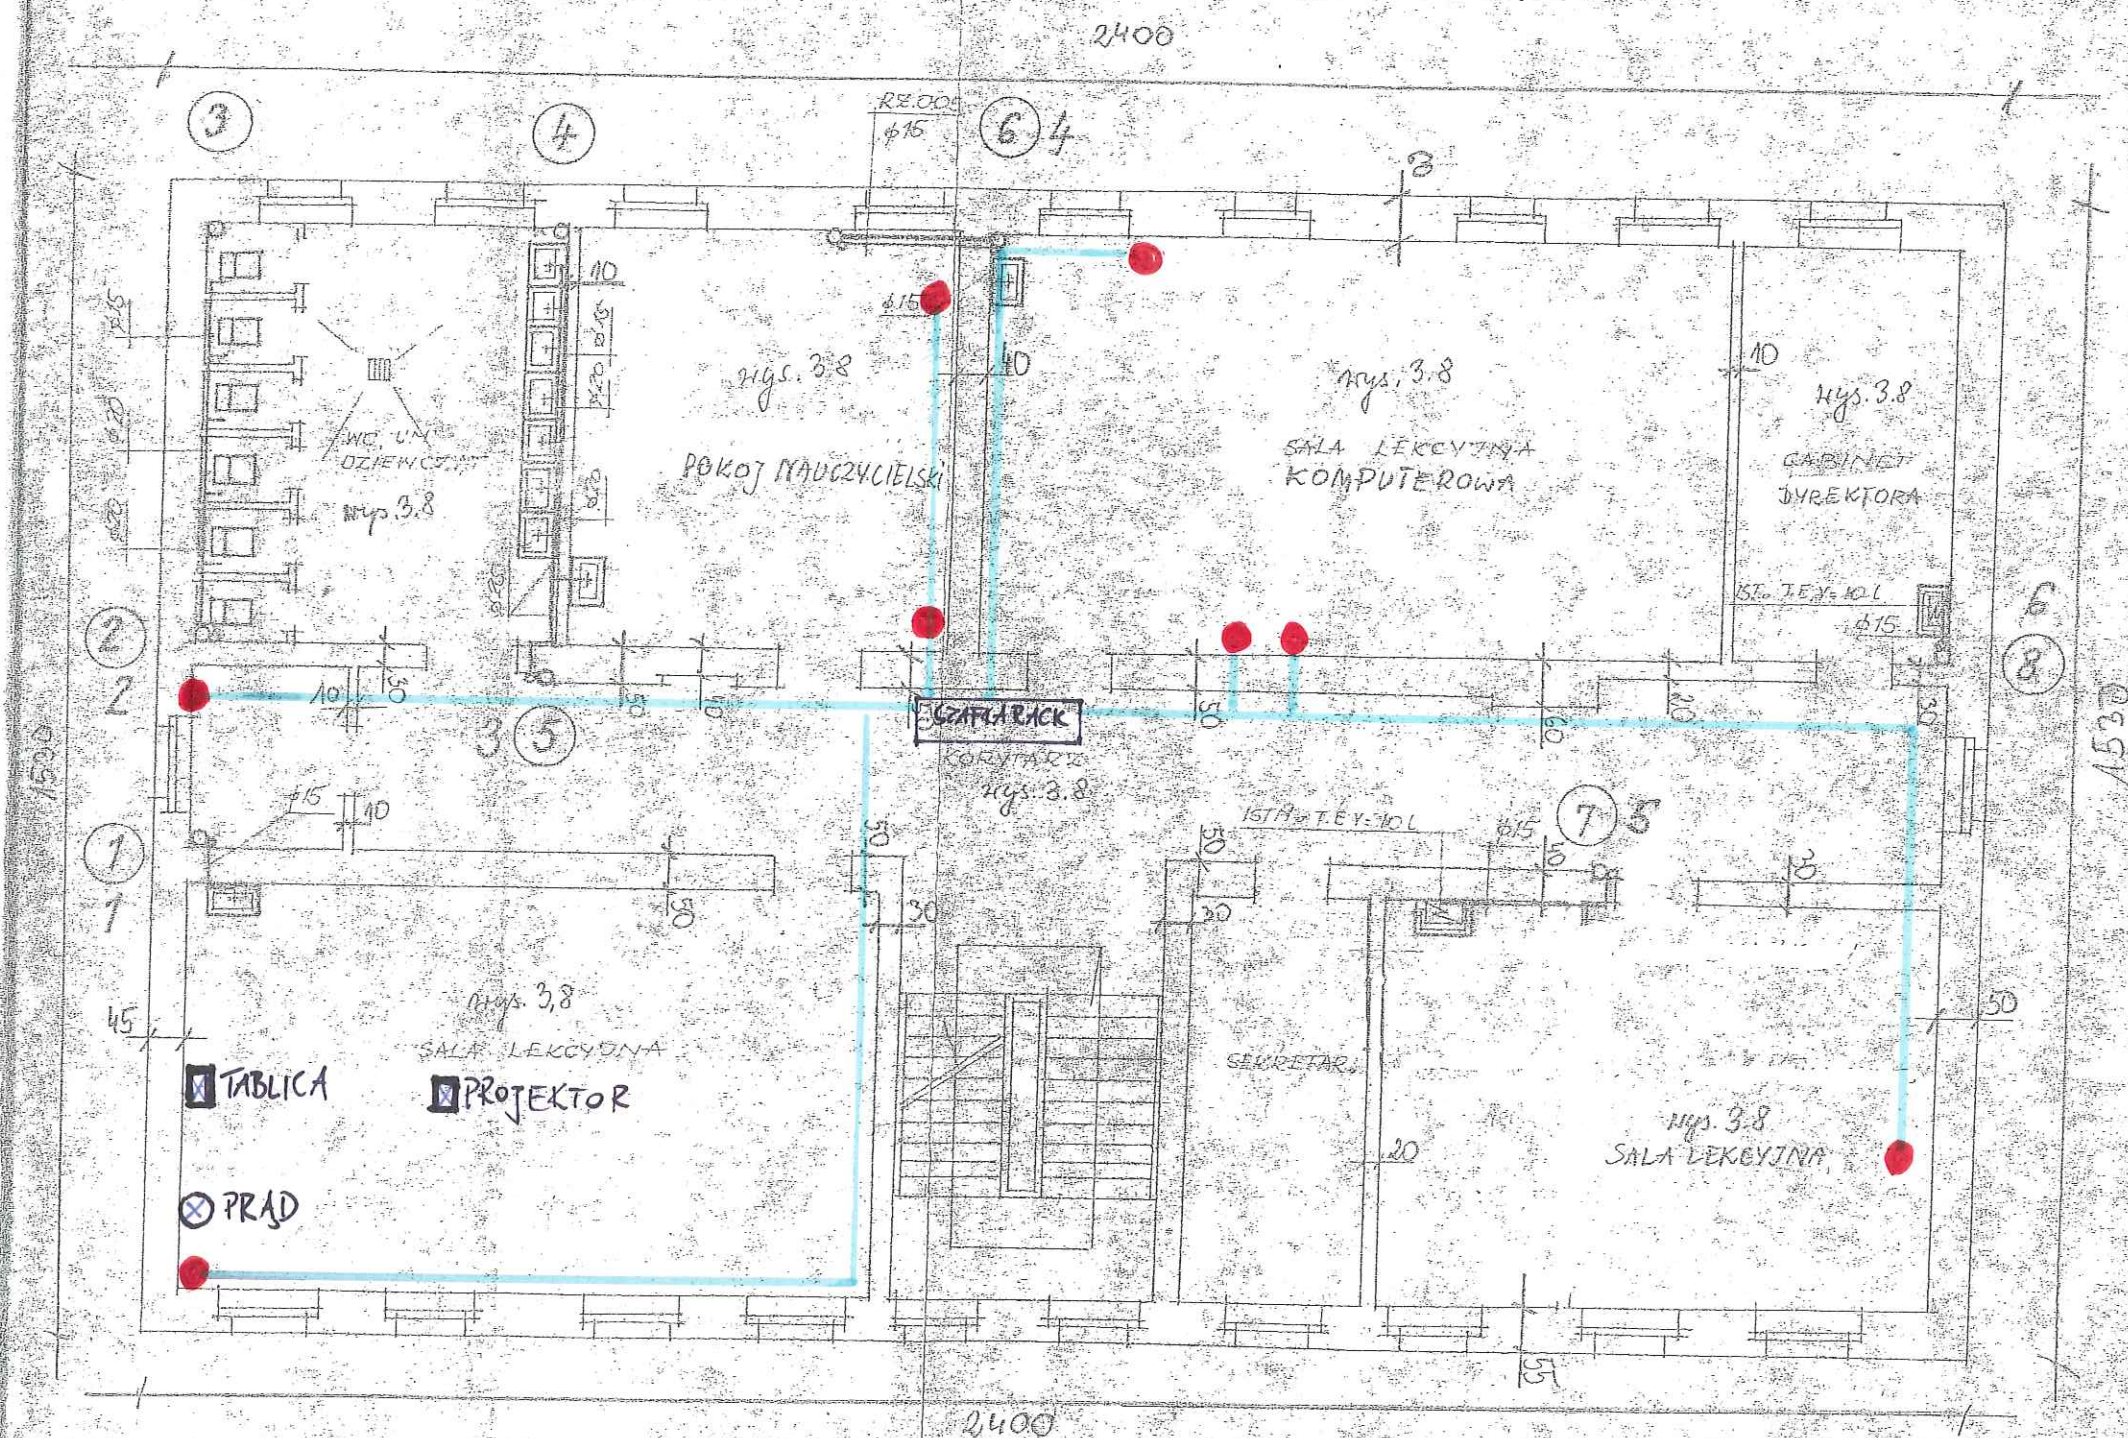

RZUT I PIĘTRA
 SKALA 1:100

ANTONI MACIASZKA
 Technik Urządzeń Sanitarnych
 upr. projektant Mar. Bud. i robót
 w specjal. instal.-m. w zakresie
 instalacji sanitarnych
 ul. Partyzancka 515
 63-400 OSTRÓW W Śm.

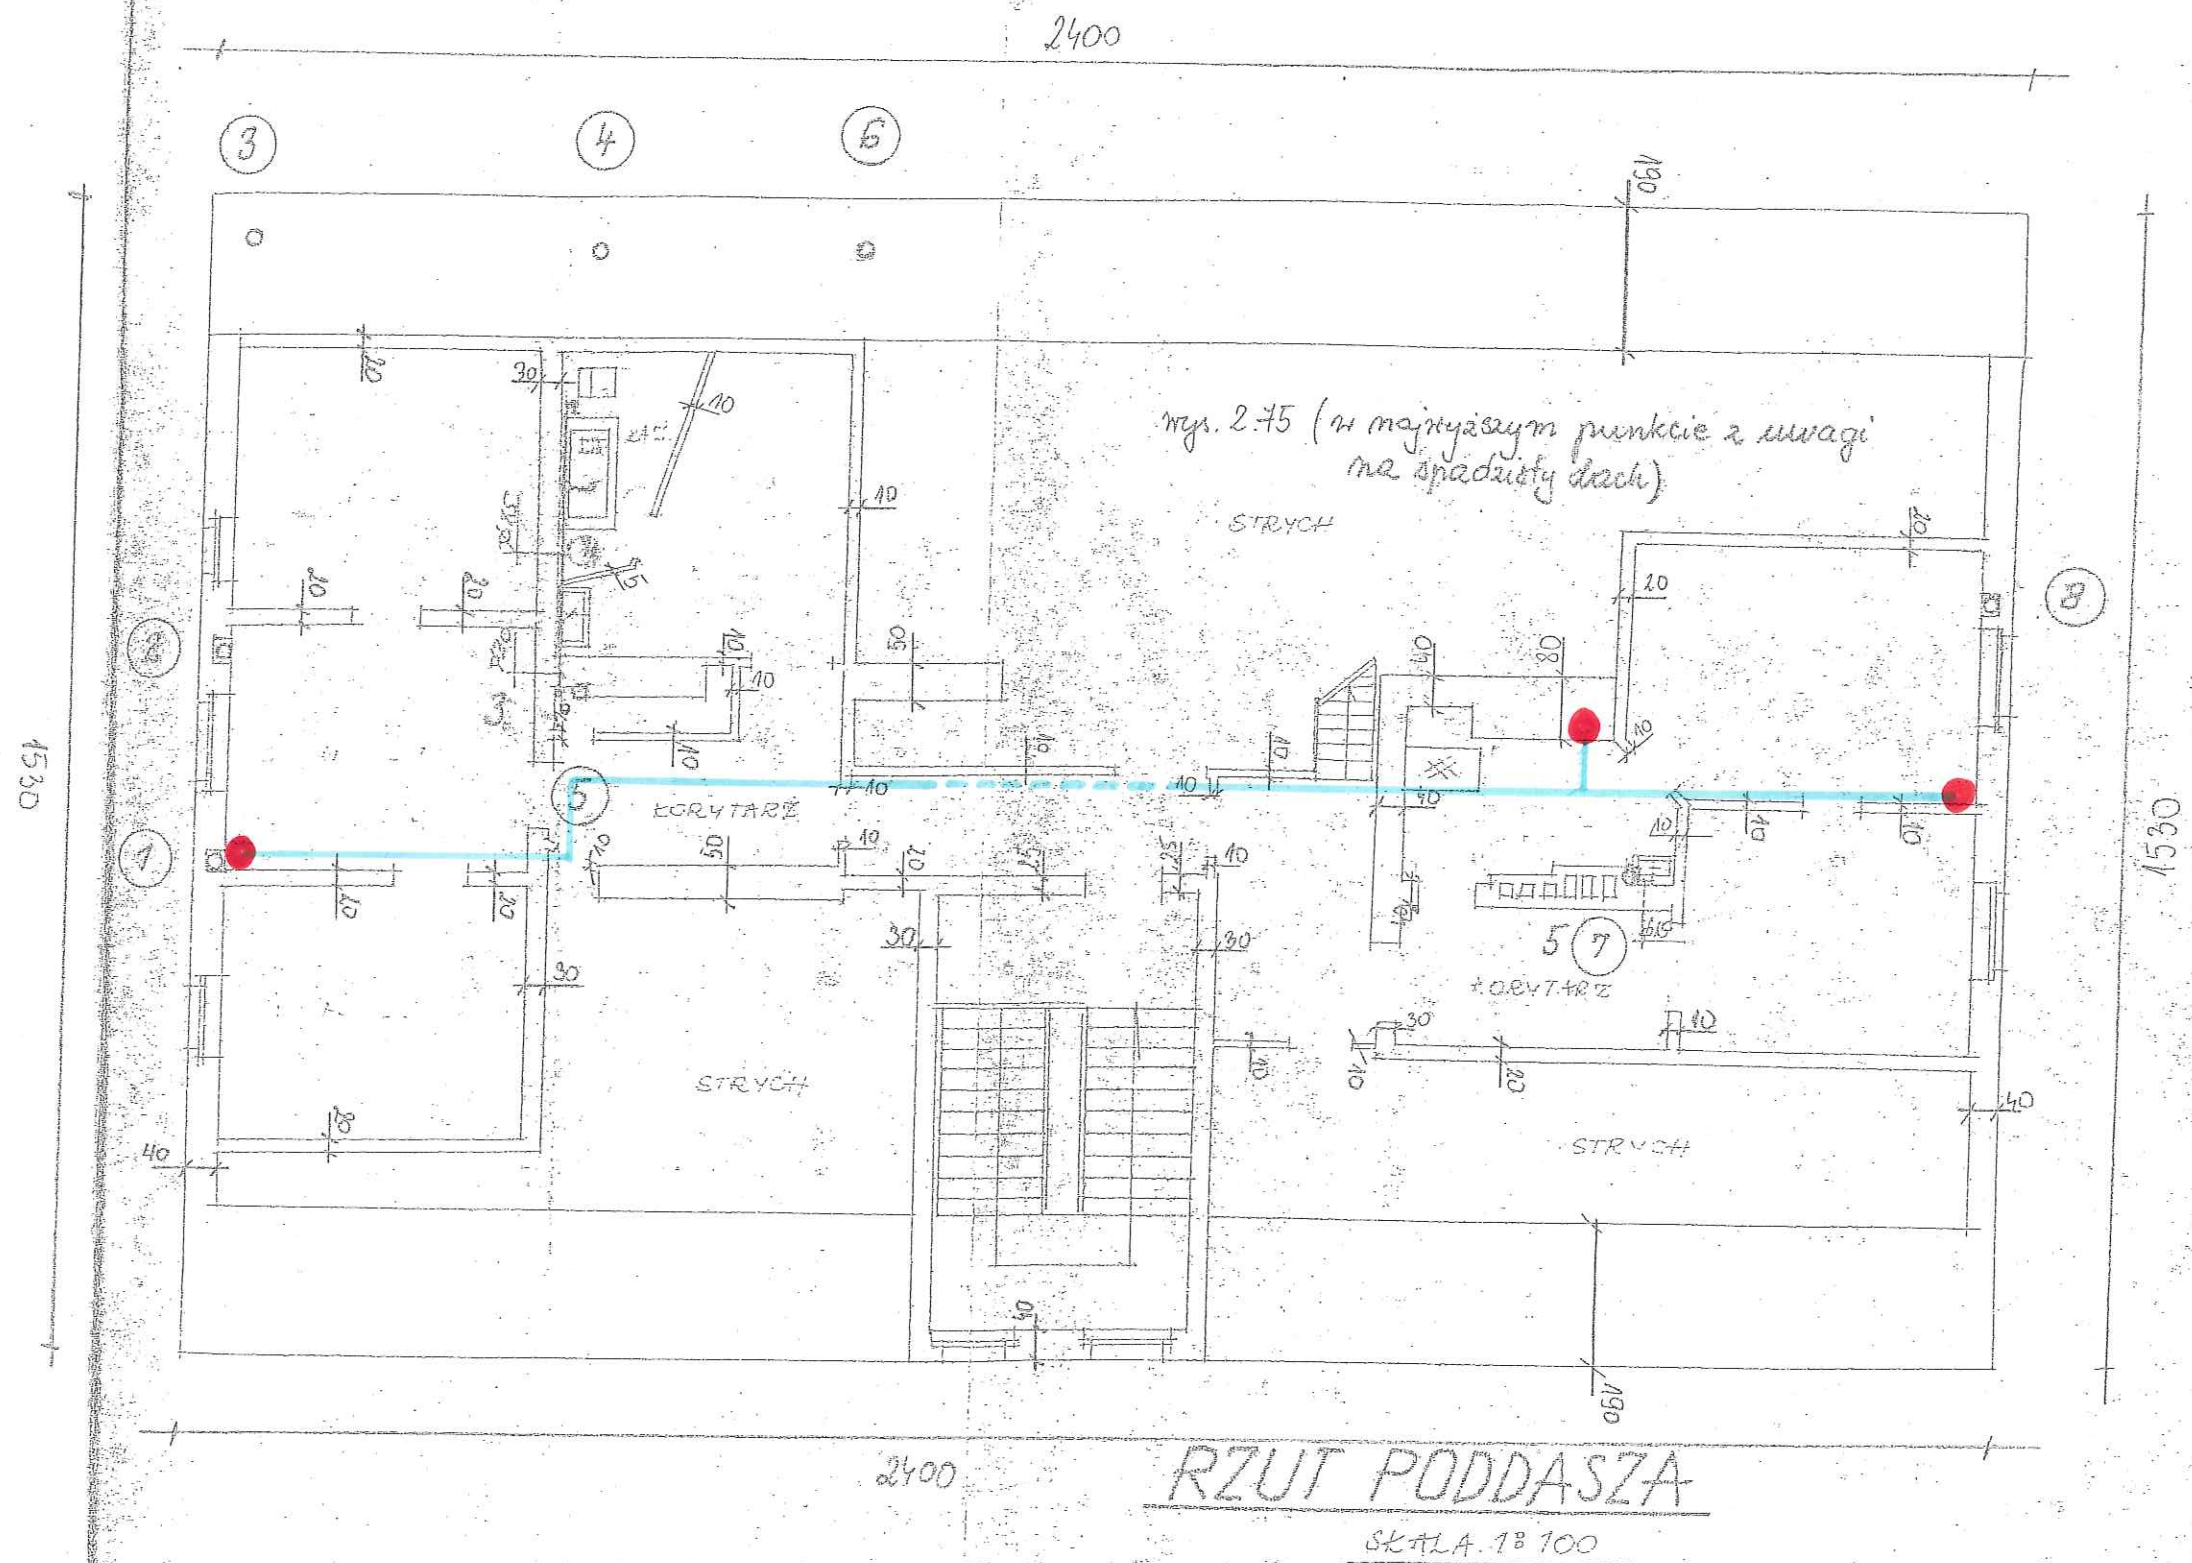

RZUT PODDASZA
SKALA 1:100

ANTONI MACIASZEK
Technik Urządzeń Sanitarnych
projekty i wykonanie robót
w spec. instalacji w zakresie
instalacji sanitarnych
ul. Polna 545
43-400 OSTROW W SP.